

E类

暖通

强电

弱电

暖通

给排水

结构


建筑

装饰

版权所有未经授权不得随意使用

如现场拆除后发现与图纸尺寸误差较大，影响设计时需与我司联系提出变更申请。

版本号 REVISION
终稿
修订
1.
2.
3.
4.
5.
出图章 STAMP FOR ISSUE
品牌 BRAND
审定 AUTHORIZED FOR ISSUE BY
工程负责人 PROJECT DIRECTION
审核 AUDITED BY
专业负责人 DISCIPLINE RESPONSIBLE BY
校对 CHECKED BY
设计 DESIGNED BY
制图 DRAWN BY
建设单位 CLIENT
项目名称 PROJECT
广汽丰田轻量化三代店E级标准图
图名 DRAWING TITLE
一层平面图
工程号 JOB NO.
专业 DISCIPLINE
阶段 STATUS
比例 SCALE
日期 DATE
图号 DWG NO.

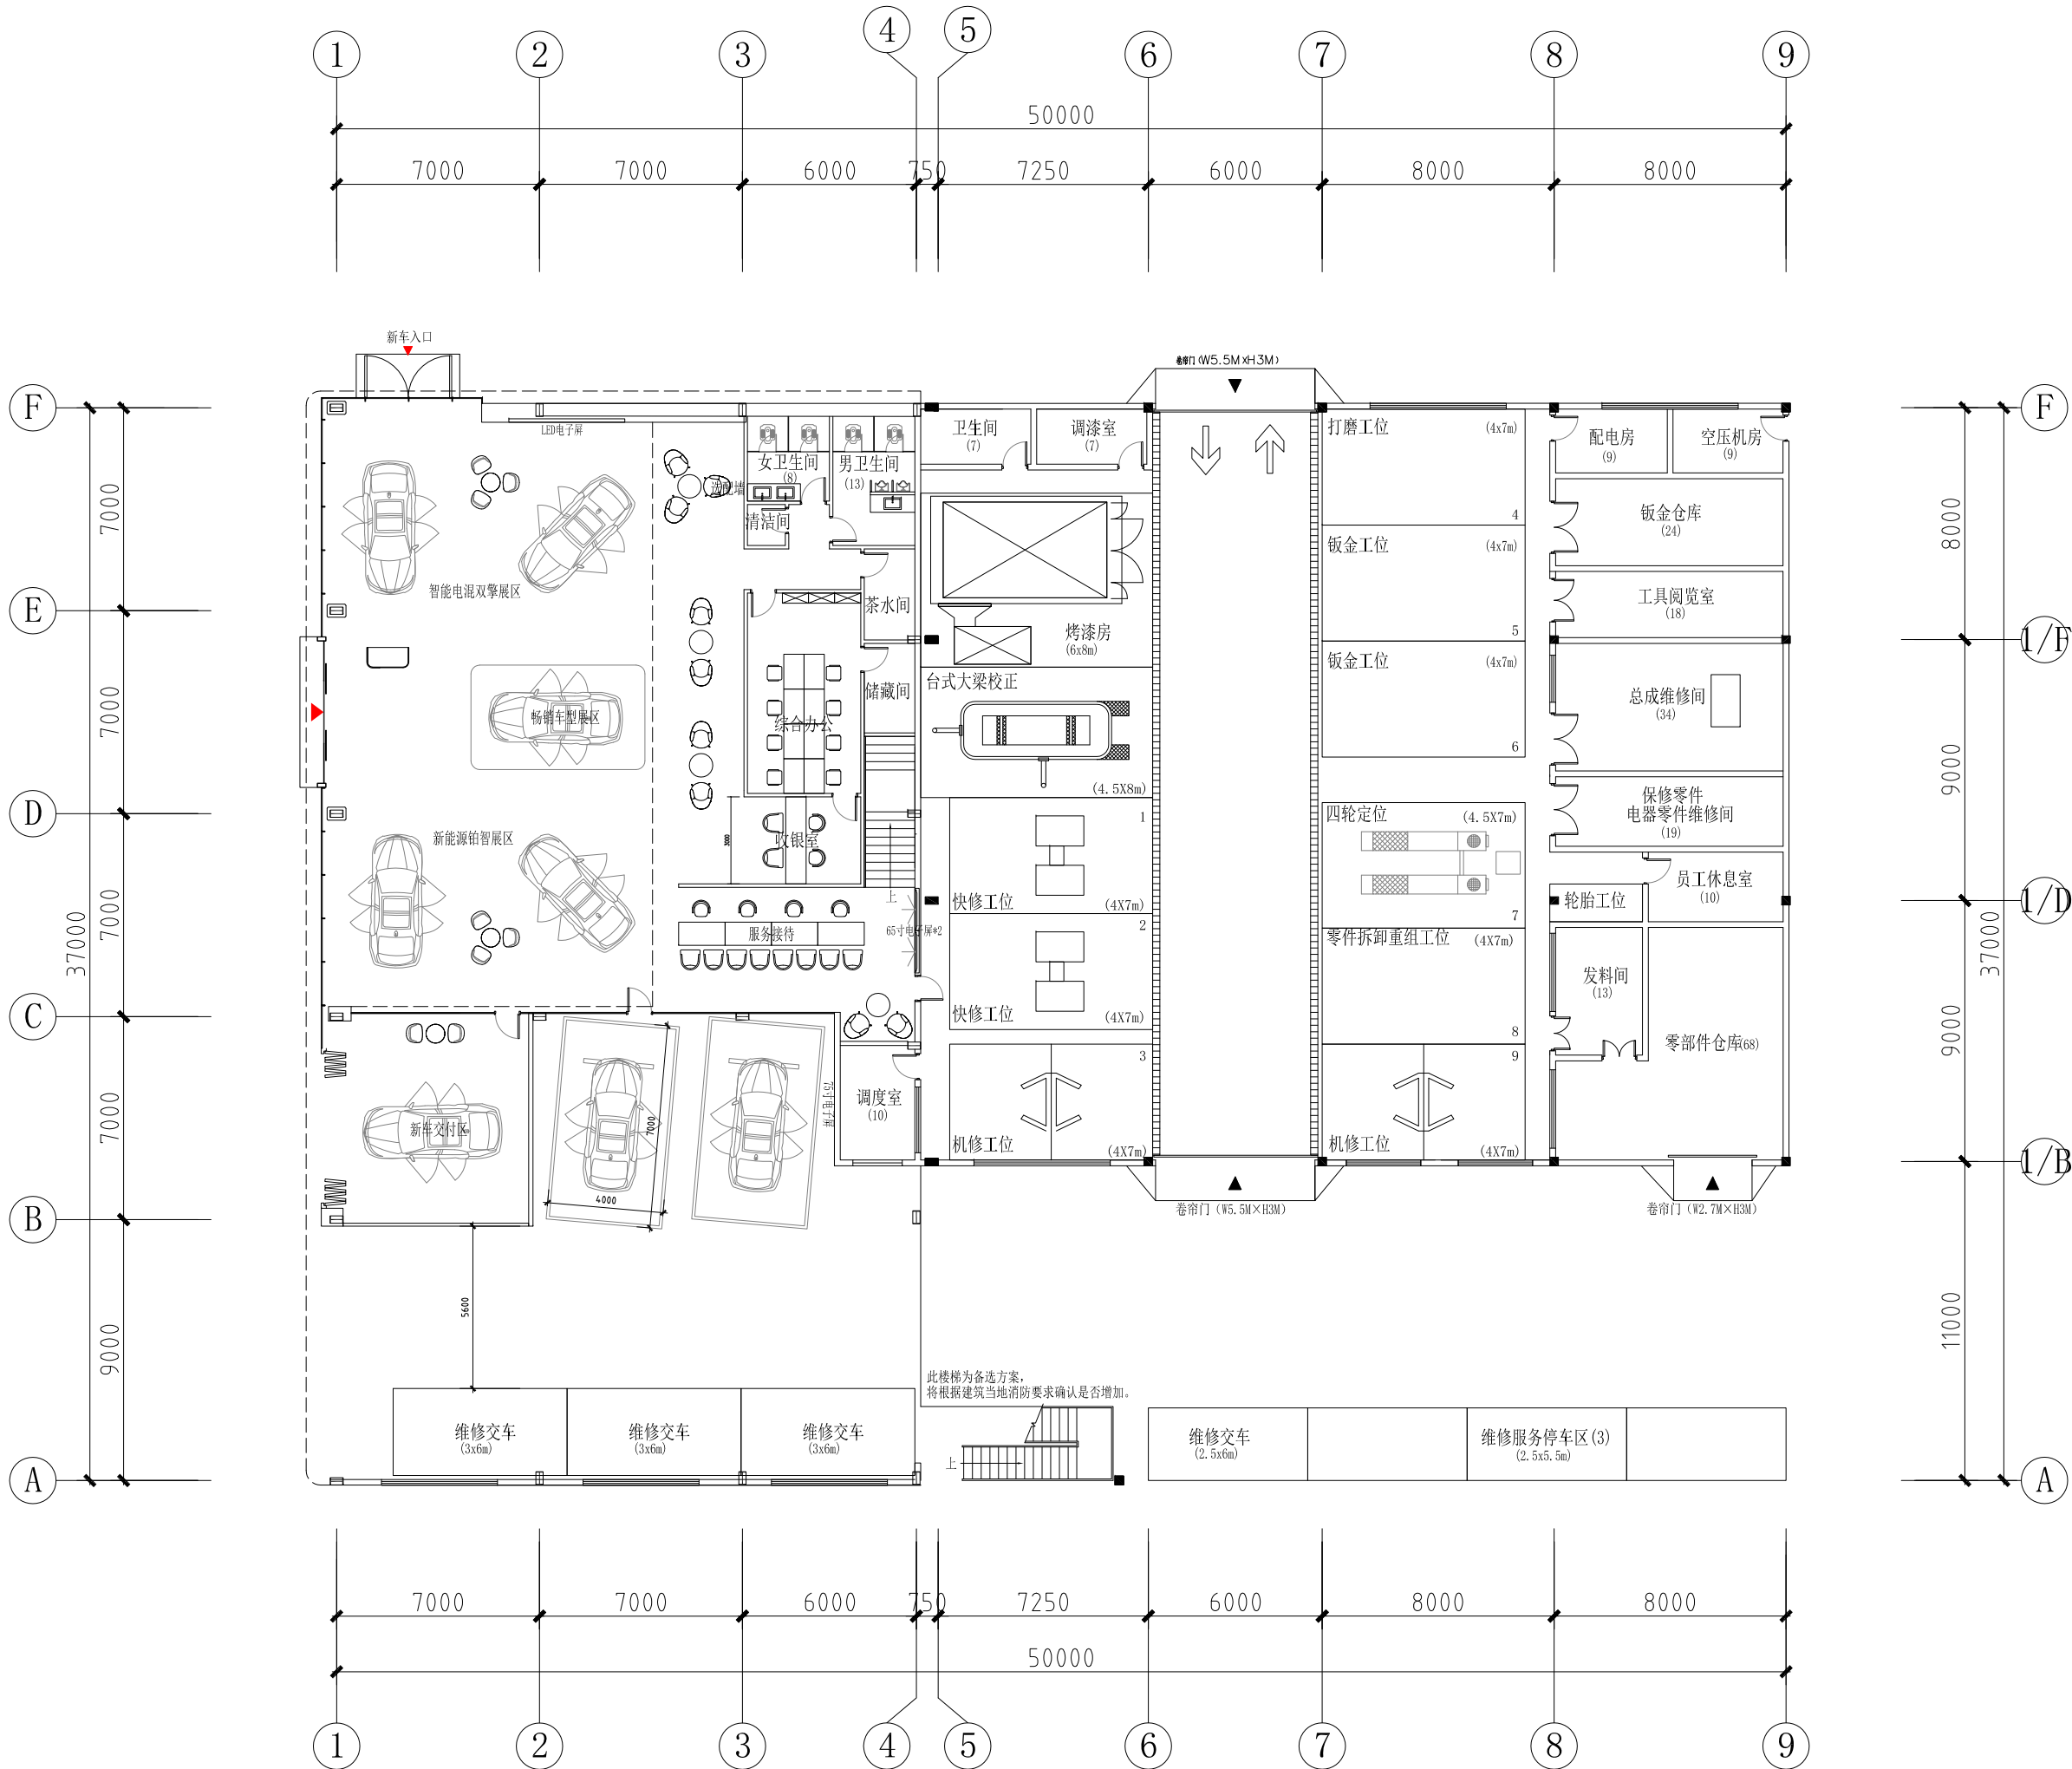

E类

暖通

强电

弱电

暖通

给排水






结构

建筑

装饰

版权所有未经授权不得使用

如现场拆除后发现与图纸尺寸误差较大，影响设计时需与我司联系提出变更申请。

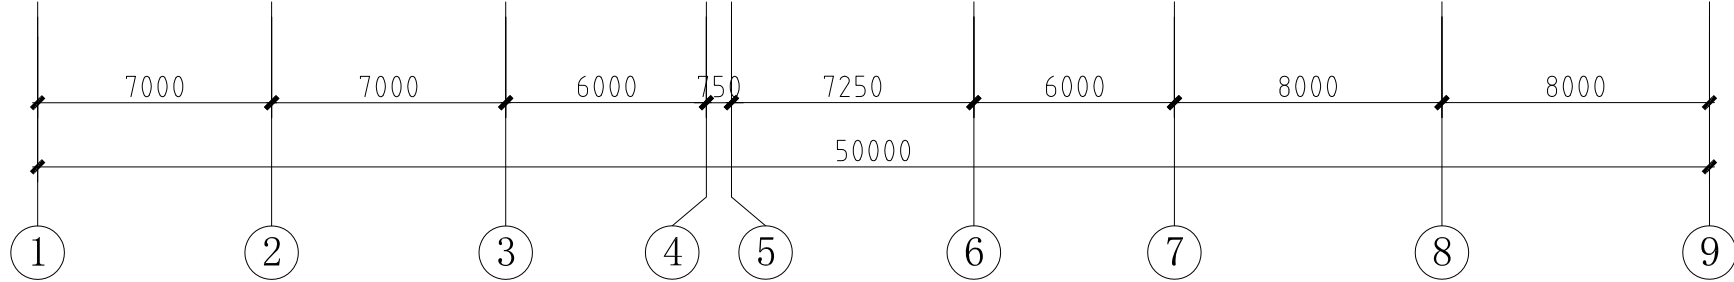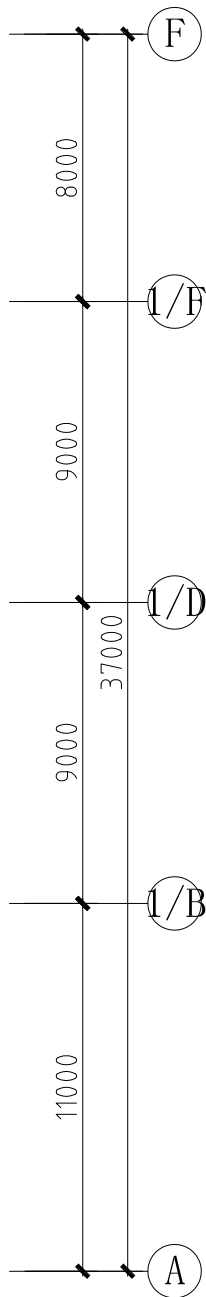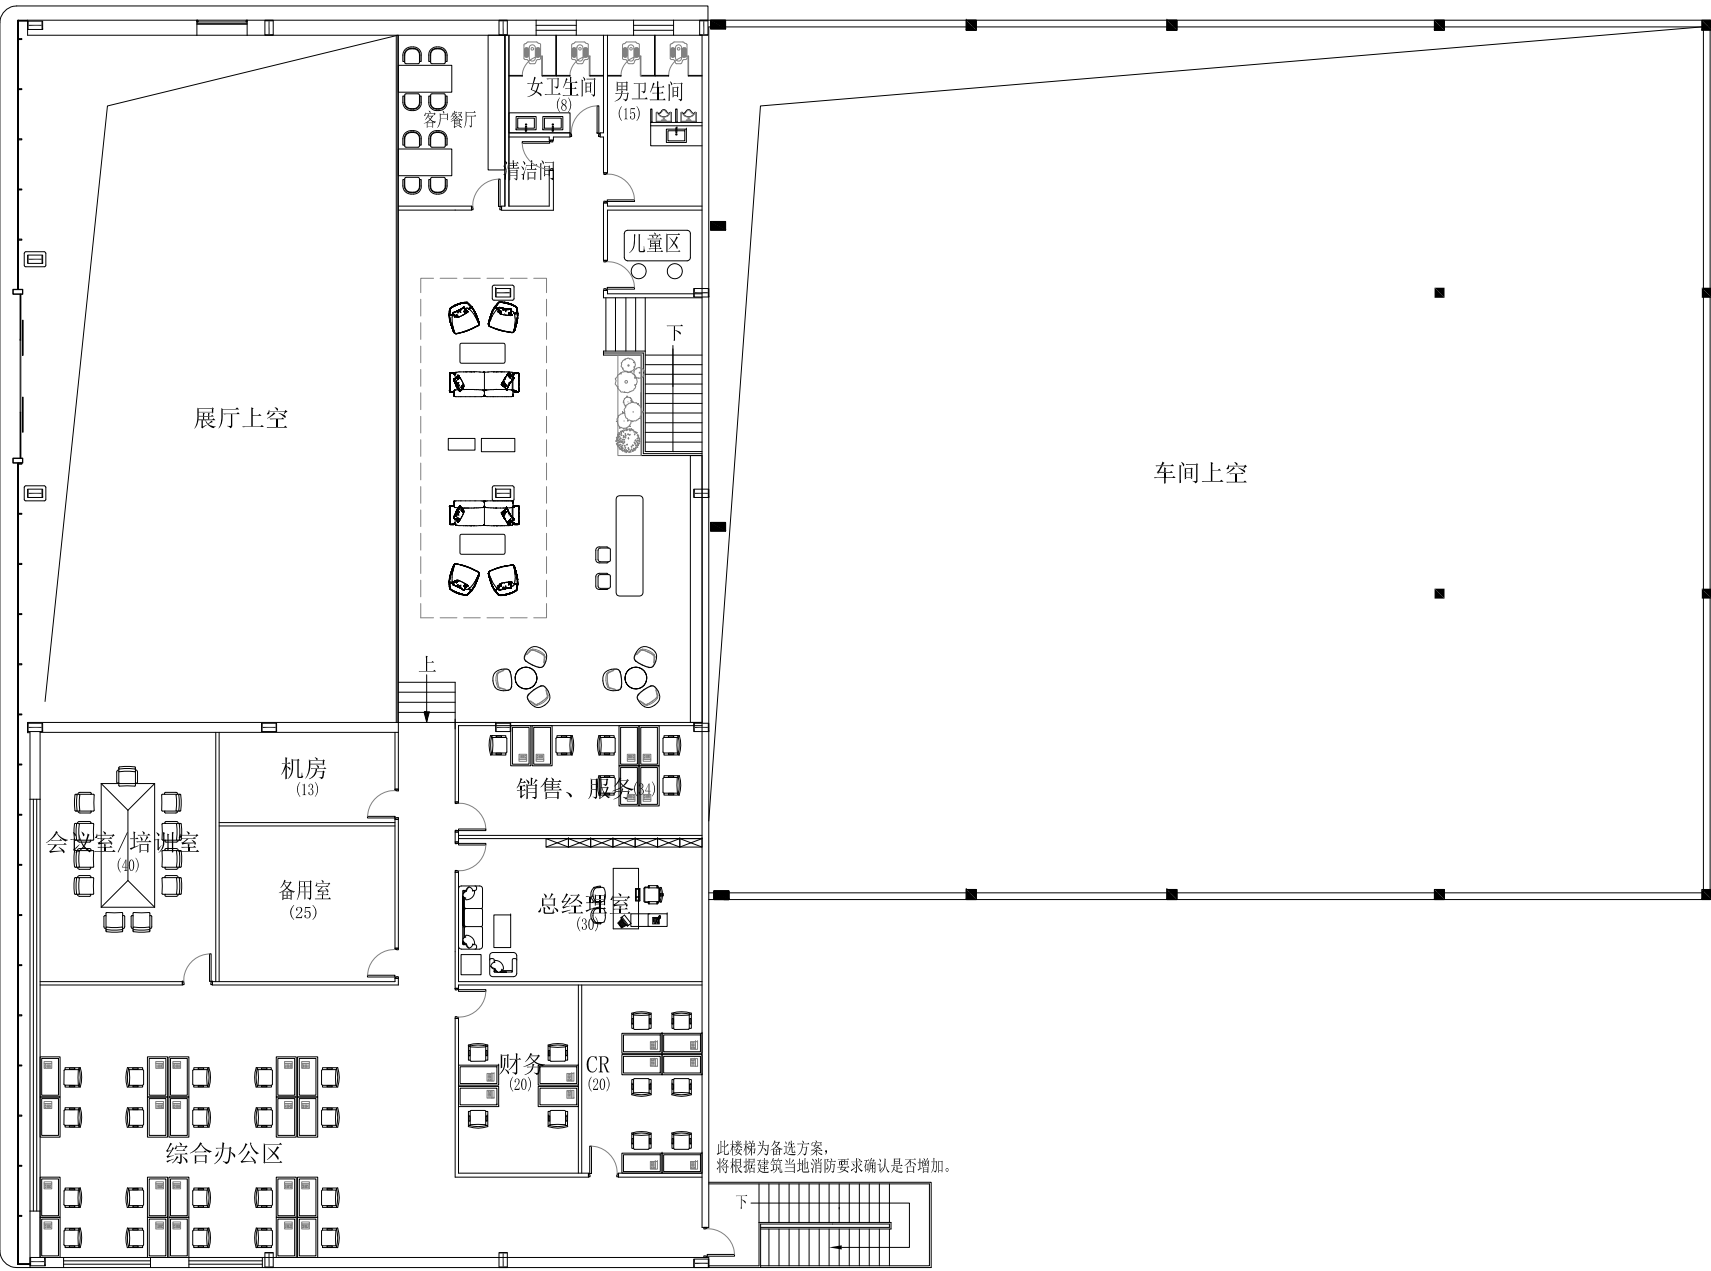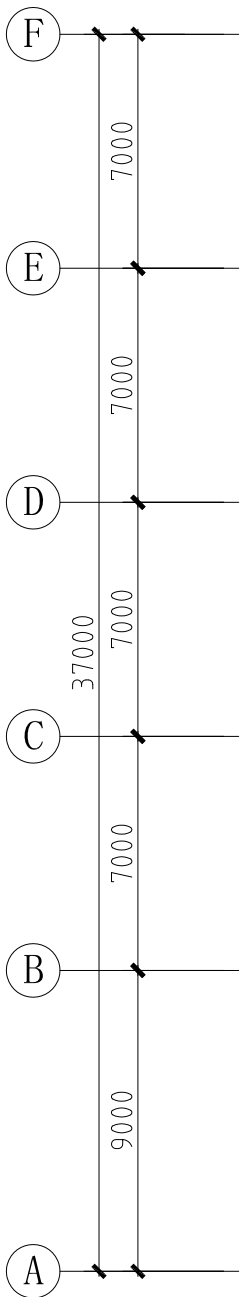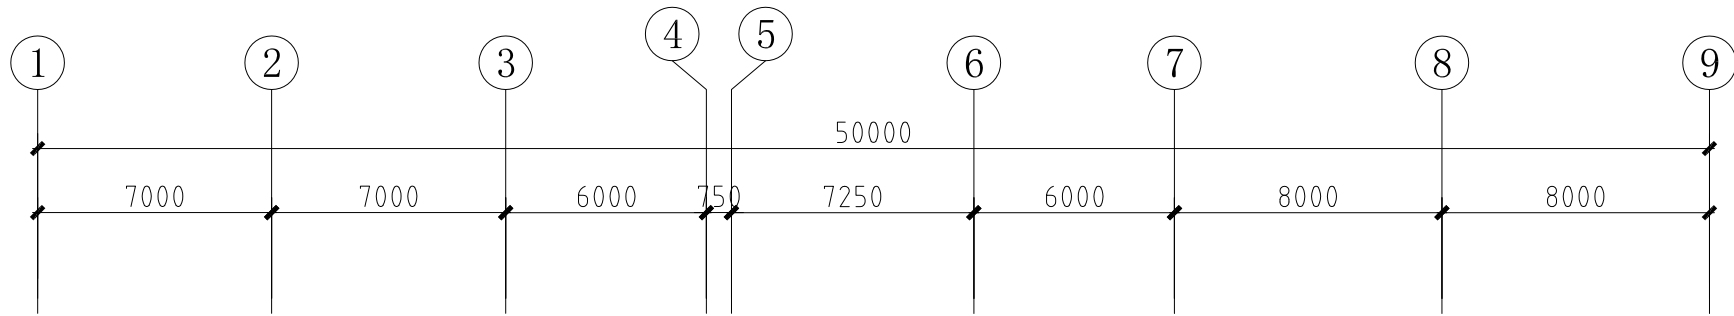

版本号 REVISION

终稿

修订

1.

2.

3.

4.

5.

出图章 STAMP FOR ISSUE

品牌 BRAND

审定 AUTHORIZED FOR ISSUE BY

工程负责人 PROJECT DIERECTOR

审核 AUDITED BY

专业负责人 DISCIPLINE RESPONSIBLE BY

校对 CHECKED BY

设计 DESIGNED BY

制图 DRAWN BY

建设单位 CLIENT

项目名称 PROJECT

广汽丰田轻量化三代店E级标准图

图名 DRAWING TITLE

二层平面图

工程号 JOB NO.

专业 DISCIPLINE

阶段 STATUS

比例 SCALE

日期 DATE

图号 DWG NO.